

使用标准图纸目录

序号	标准图编号	标准图名称	页次	序号	标准图编号	标准图名称	页次
1	05S502	水表井及安装	42、43	7		管道和设备保温、防结露及电伴热	全册
2	03S402	室内管道支架及吊架	全册	8	04S202	室内消火栓安装	全册
3	02S404	防水套管	全册	9	02SS405-2	无规共聚聚丙烯 (PP-R) 给水管安装	全册
4	02S403	钢管管件	全册	10		矩形水箱	全册
5	01S302	雨水斗	3-9	11	2000浙S7	硬聚氯乙烯雨落水管安装图	全册
6	09S304	卫生设备安装	全册	12	2004浙S5	硬聚氯乙烯排水管道安装图	全册

图例

图例	名称	图例	名称	图例	名称
	生活给水管		防污止回阀		消防管
	生活污水管		止回阀		消防管
	废水管		雨水斗		污水泵
	雨水管		侧向型雨水斗		通气帽
	阳台雨水管		圆形地漏		单阀单口消火栓
	压力废水管		阳台地漏		湿式报警阀
	人防压力给水管		刚性防水套管		直立型闭式喷头
	闸阀(DN>50)		S形存水弯		3kg手提式磷酸盐盐干粉灭火器2具
	截止阀(DN<50)		P形存水弯		5kg手提式磷酸盐盐干粉灭火器2具
	主管检查口		洗脸盆		
	蝶阀		坐式大便器		

版次	被替换版次
日期	2020.12

注：本标准图例仅供参考，使用时请参照最新标准。
 本版次变更要点：

图纸会签

	实名	签名
	REAL NAME	SIGNATURE
建筑		
ARCHITECTURE		
结构		
STRUCTURE		
给排水		
PLUMBING		
电气		
ELECTRIC		
暖通		
HVAC		

出图章


DESIGN SEAL

	实名	签名
	REAL NAME	SIGNATURE
审定		
APPROVED BY		
审核		
EXAMINED BY		
工程负责		
PROJECT MANAGER		
工种负责		
CHEF ENG		
校对		
CHECKED BY		
设计		
DESIGNED BY		
制图		
DRAWN BY		

注册执业章

REGISTERED SEAL

建设单位	湖南 益 域投城市建设集团有限公司	
工程名称	湖南 益 域投城市建设集团有限公司装修改造	
图名	给排水设计及施工说明	
工程号	图别	图号
FILE No.	DRAWING TYPE	DRAWING No.
	水施	2

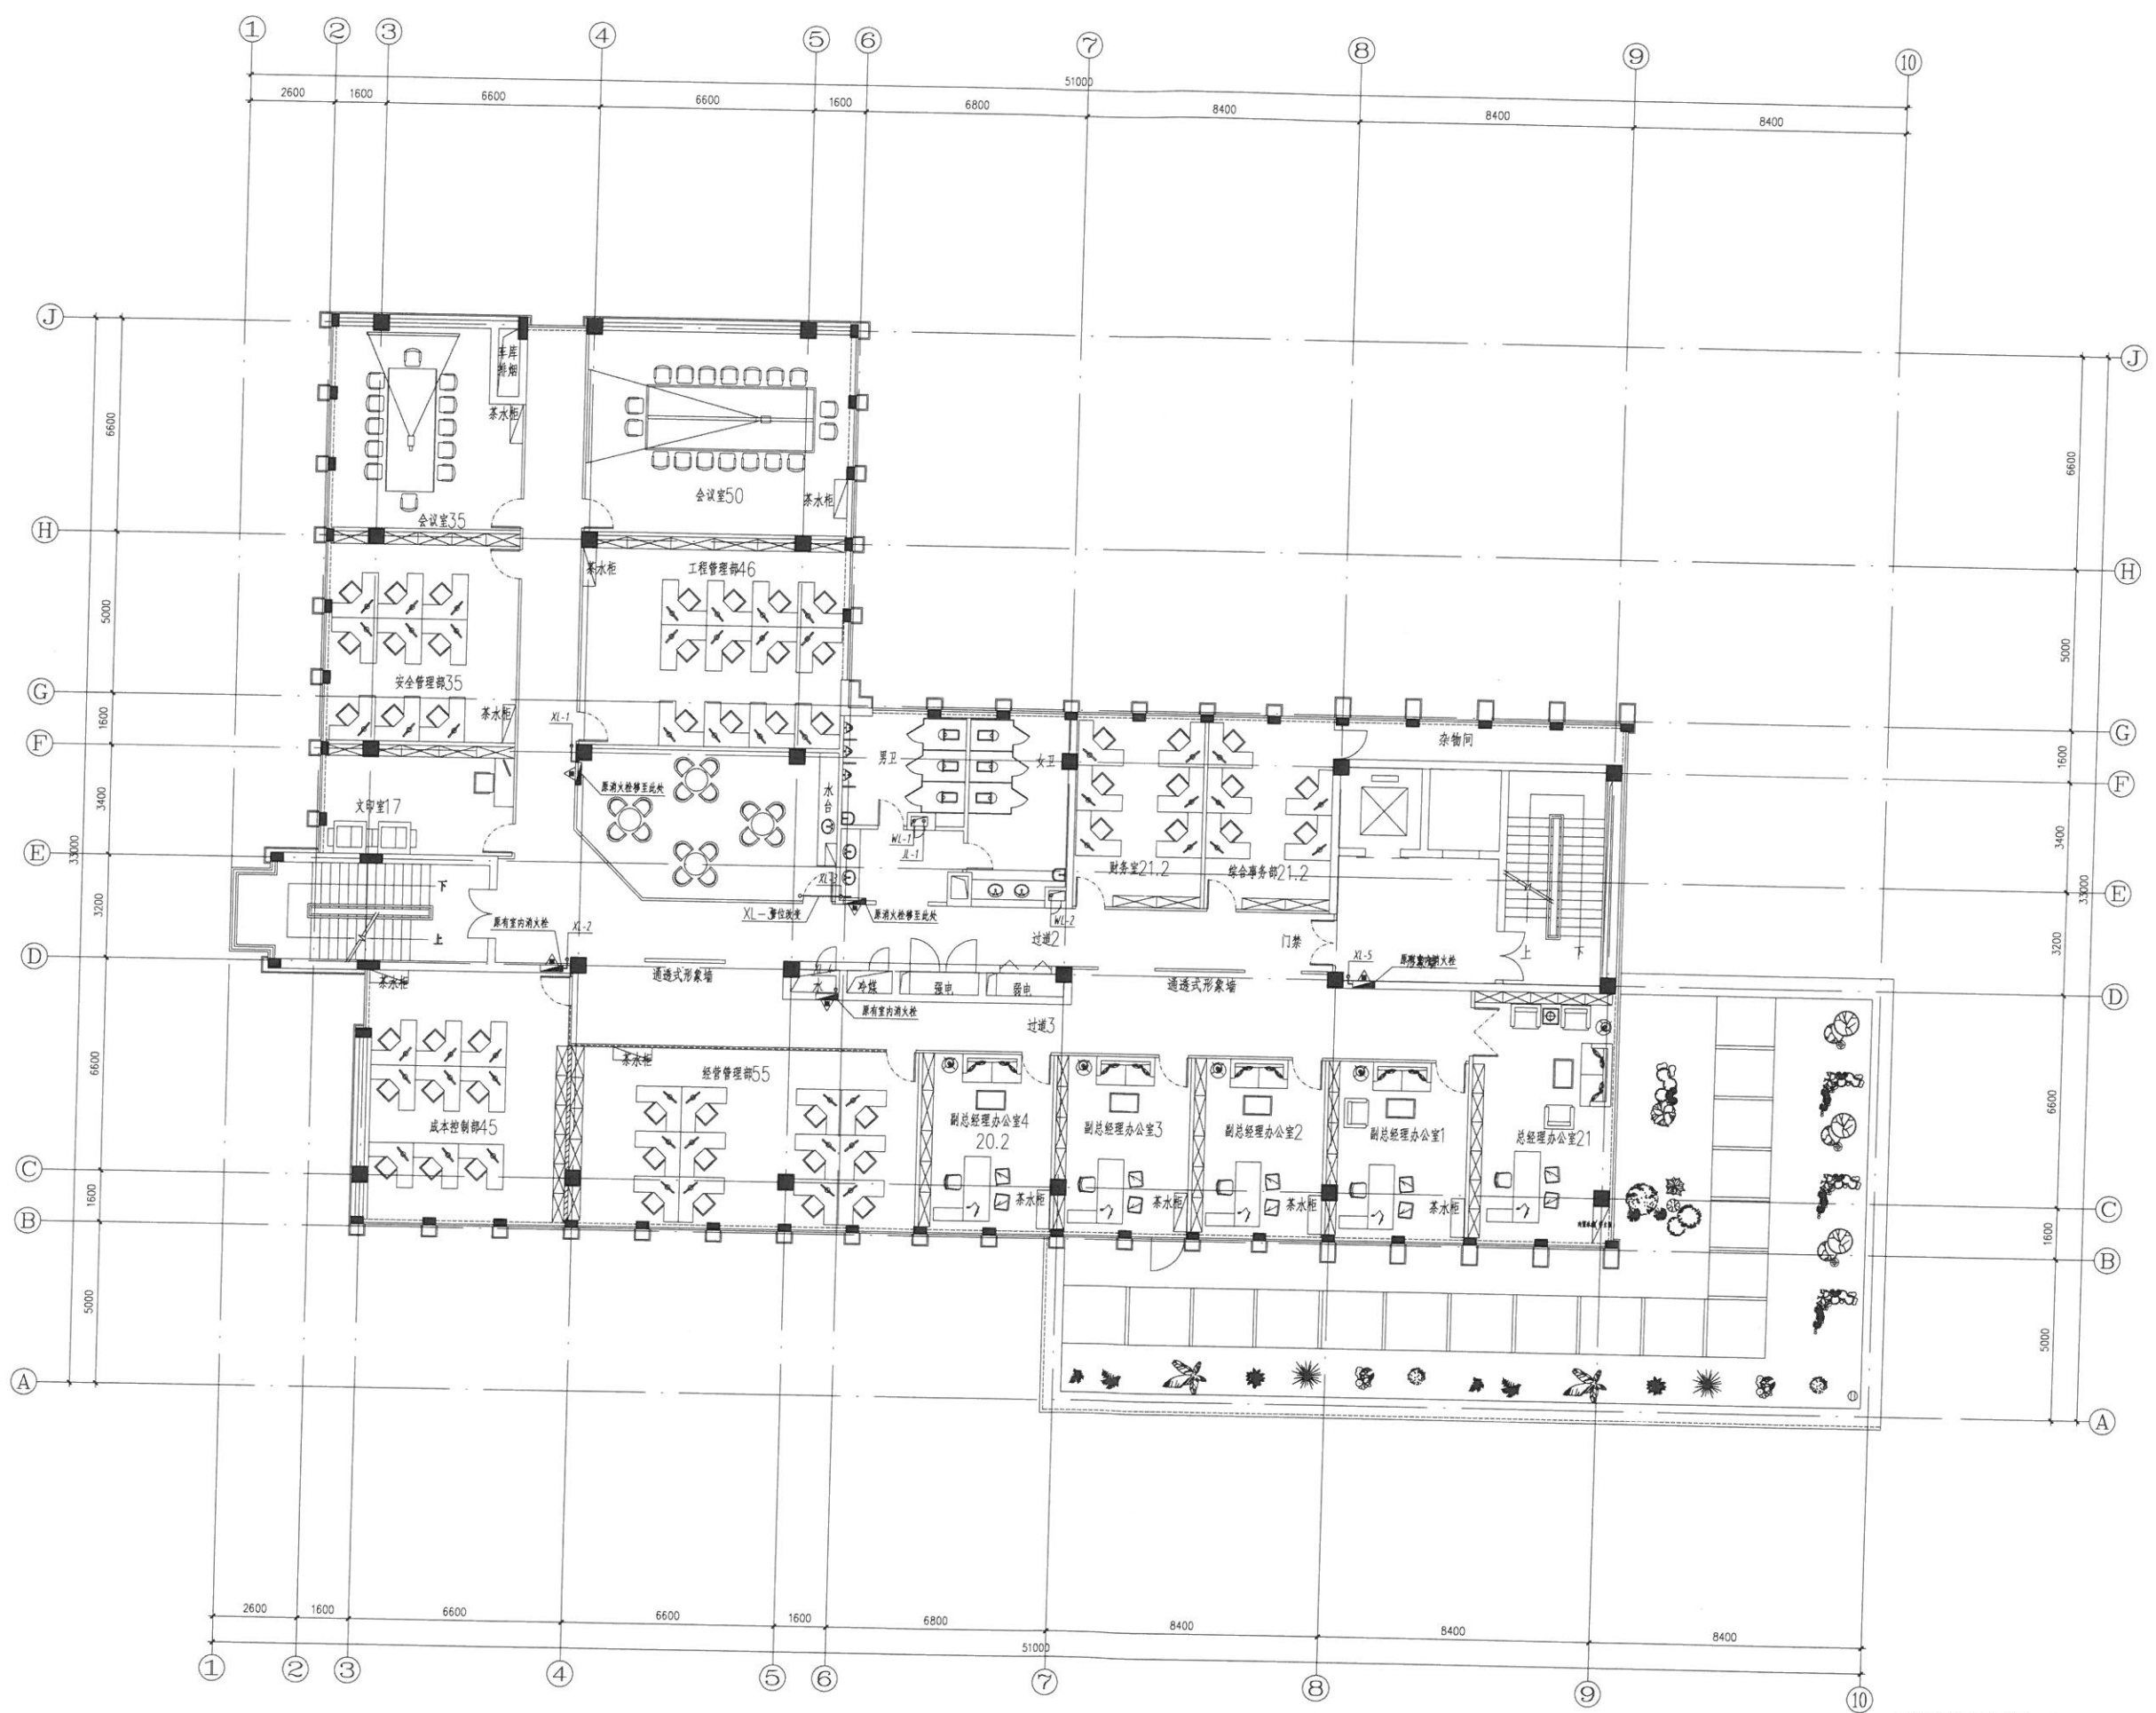

二层给排水平面图 1:100

版次	被替换版次
日期 2020.12	注: 以最新版本为准, 被替换版本废止。
本版次变更要点:	


图纸会签		
COORDINATION		
	实名	签名
建筑		
结构		
给排水		
电气		
暖通		

出图章		
DESIGN SEAL		
	实名	签名
	天和	

审定	天和	
审核	天和	
工程负责	天和	
工种负责	天和	
校对	天和	
设计	天和	
制图		

注册执业章	
REGISTERED SEAL	

建设单位	湖州南苕城投城市建设集团有限公司
工程名称	湖州南苕城投城市建设集团有限公司装修改造
图名	二层给排水平面图
工程号	
图别	水施
图号	04

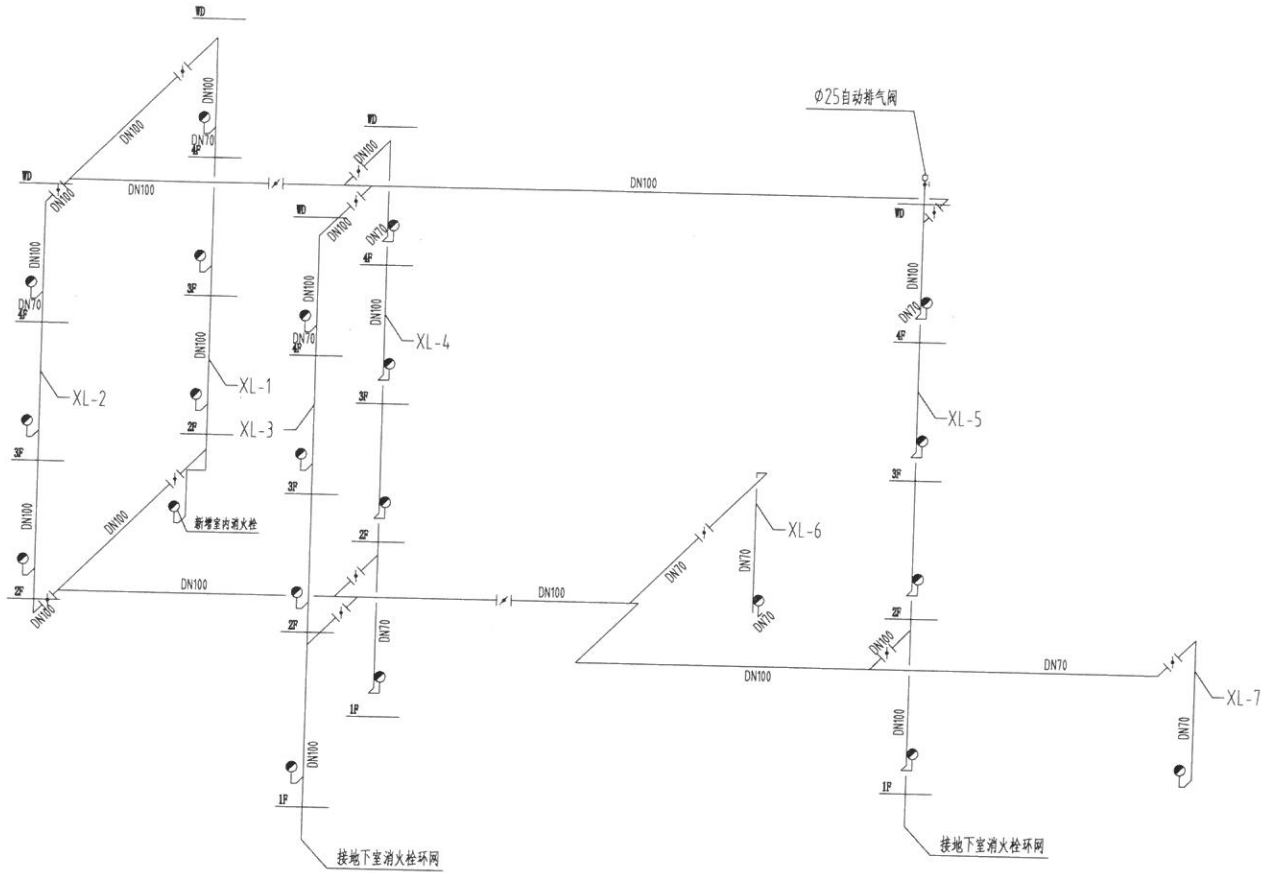

消火栓系统图

版次	被替换版次
日期 2020.12	注：以最新版次为准， 本图作废。

本版次变更要点：

图纸会签

	实名	签名
	REAL NAME	SIGNATURE
建筑		
ARCHITECTURE		
结构		
STRUCTURE		
给排水		
PLUMBING		
电气		
ELECTRIC		
暖通		
HVAC		

出图章

出图章	
DESIGN SEAL	

	实名	签名
	REAL NAME	SIGNATURE

审定		
APPROVED BY		
审核		
EXAMINED BY		
工程负责		
PROJECT MANAGER		
工种负责		
CHIEF ENG.		
校对		
CHECKED BY		
设计		
DESIGNED BY		
制图		
DRAWN BY		

注册执业章

注册执业章	
REGISTERED SEAL	

建设单位	湖南益城投城市建设集团有限公司
CLIENT	
工程名称	湖南益城投城市建设集团有限公司装修改造
PROJECT	
图名	消火栓系统图
TITLE	

工程号	图别	图号
FILE NO.	DRAWING TYPE	DRAWING No.
	水施	06